



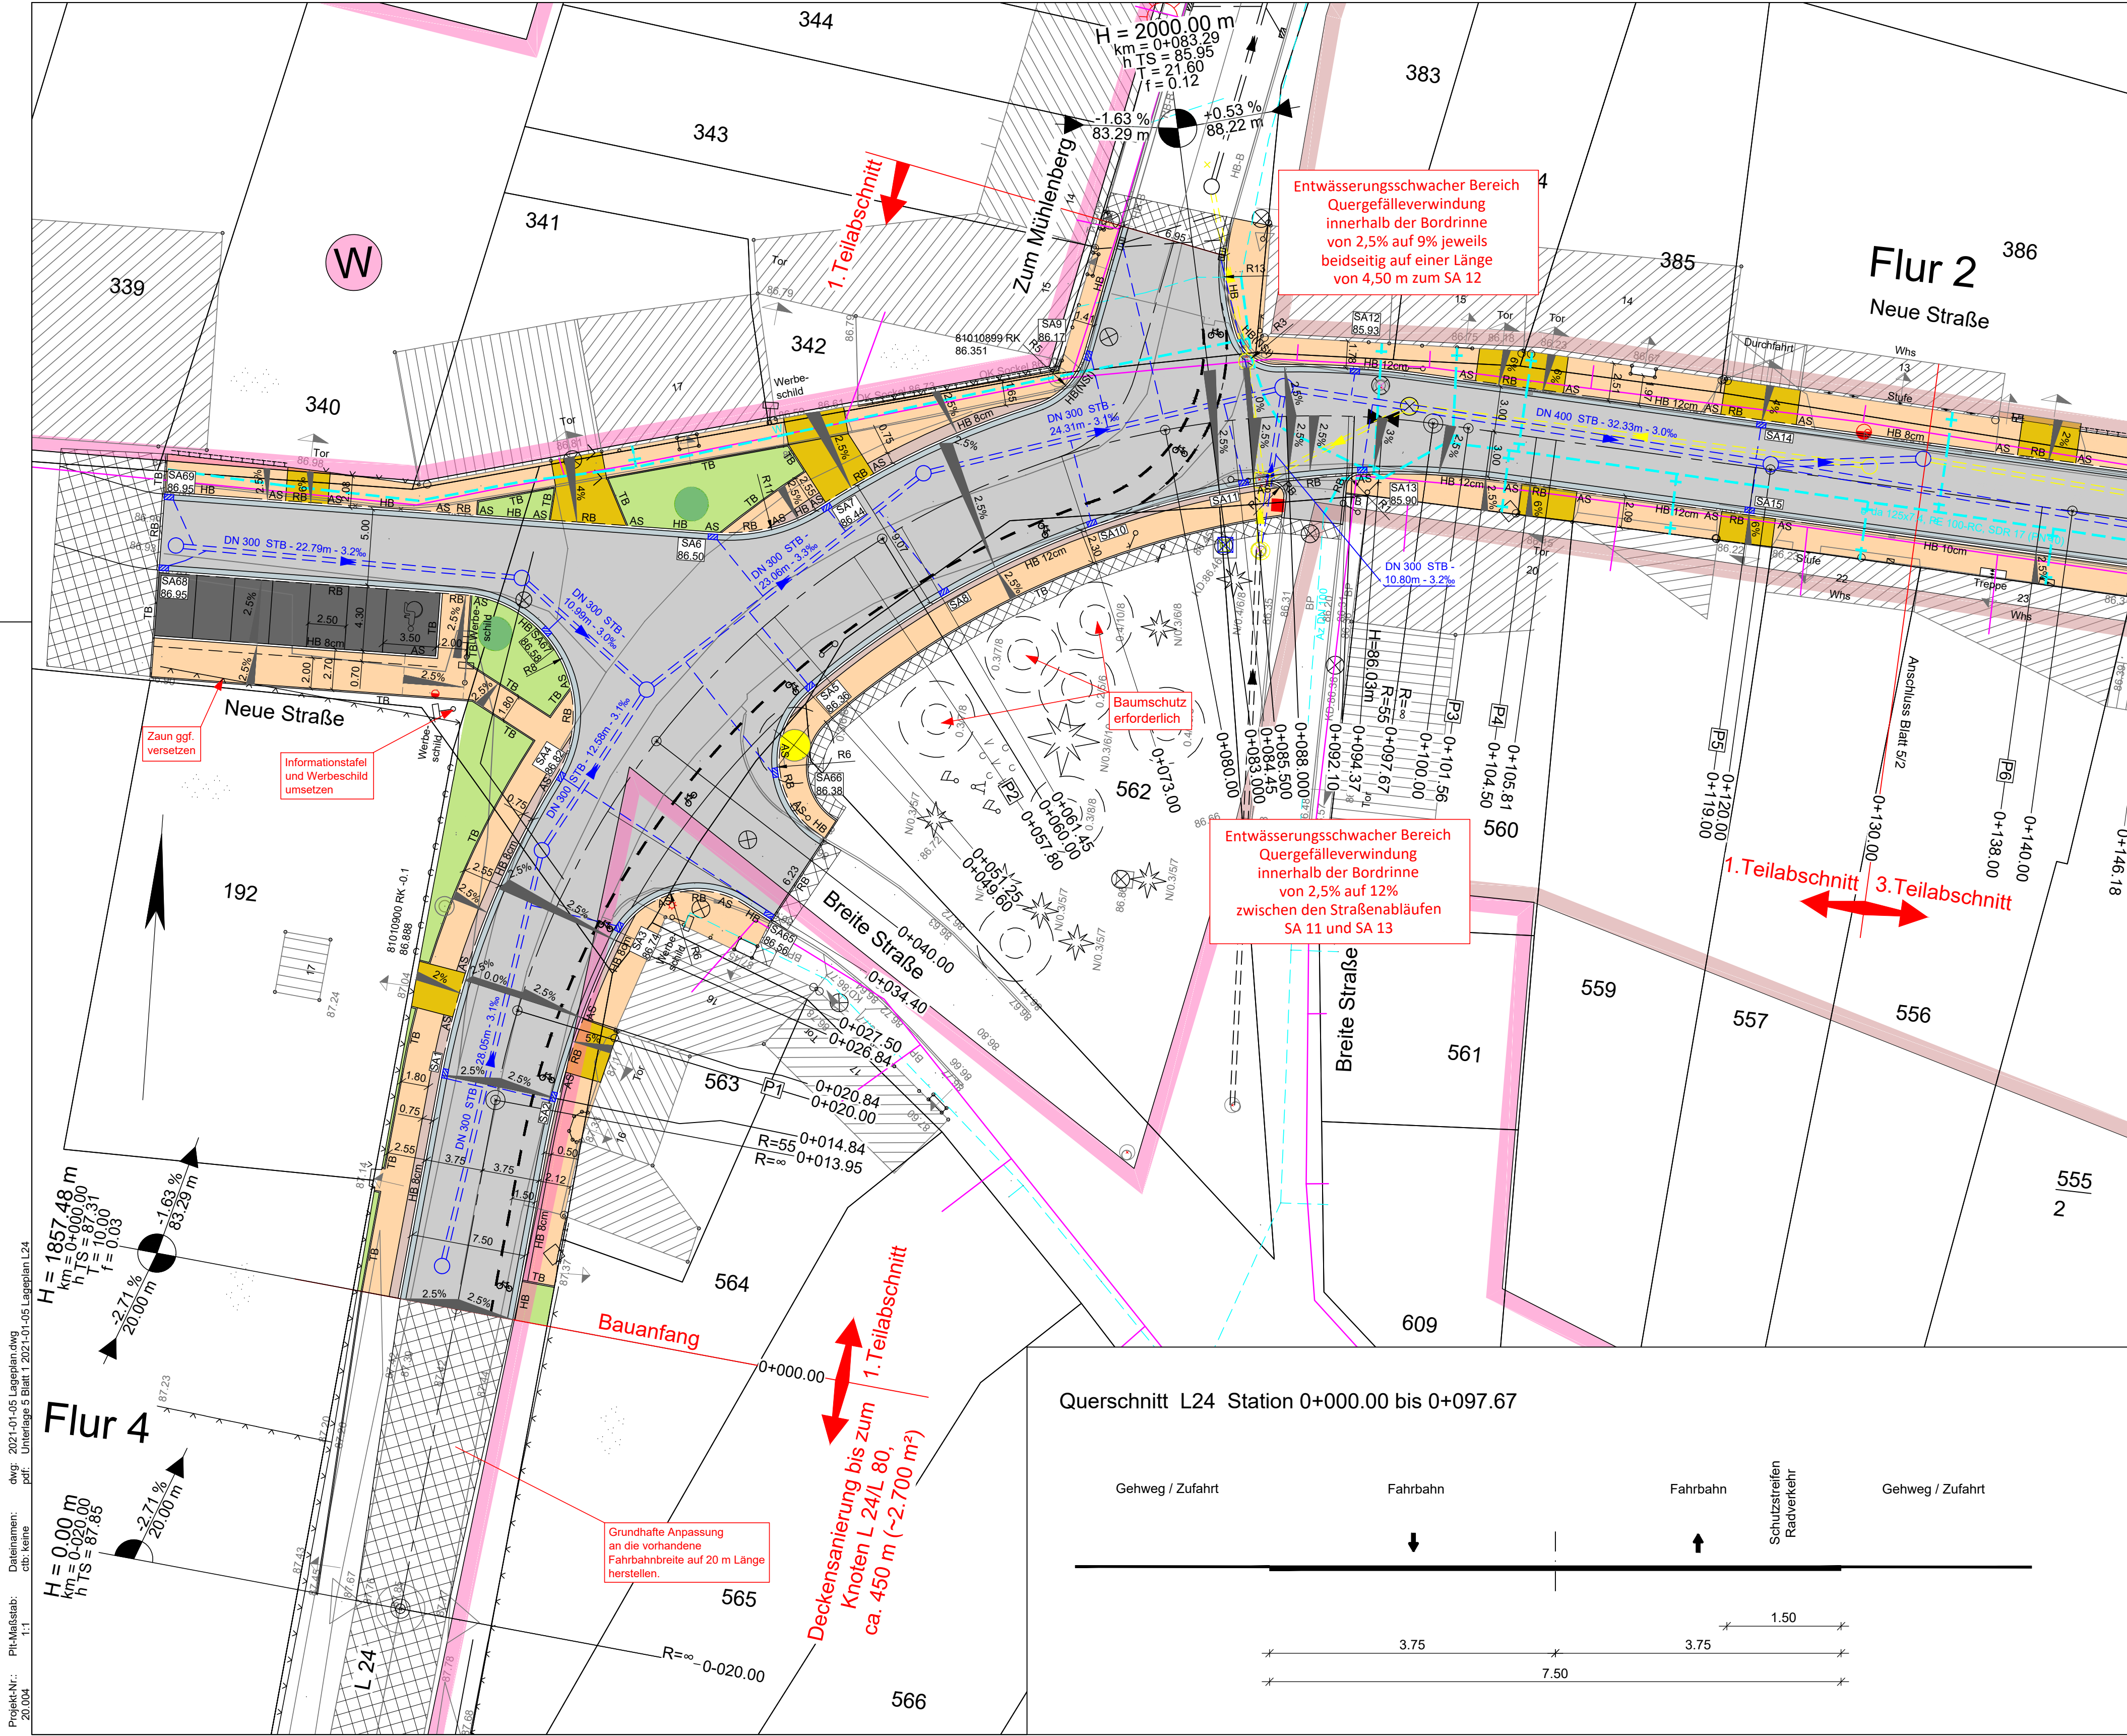


Zeichenerklärung:


Planung:

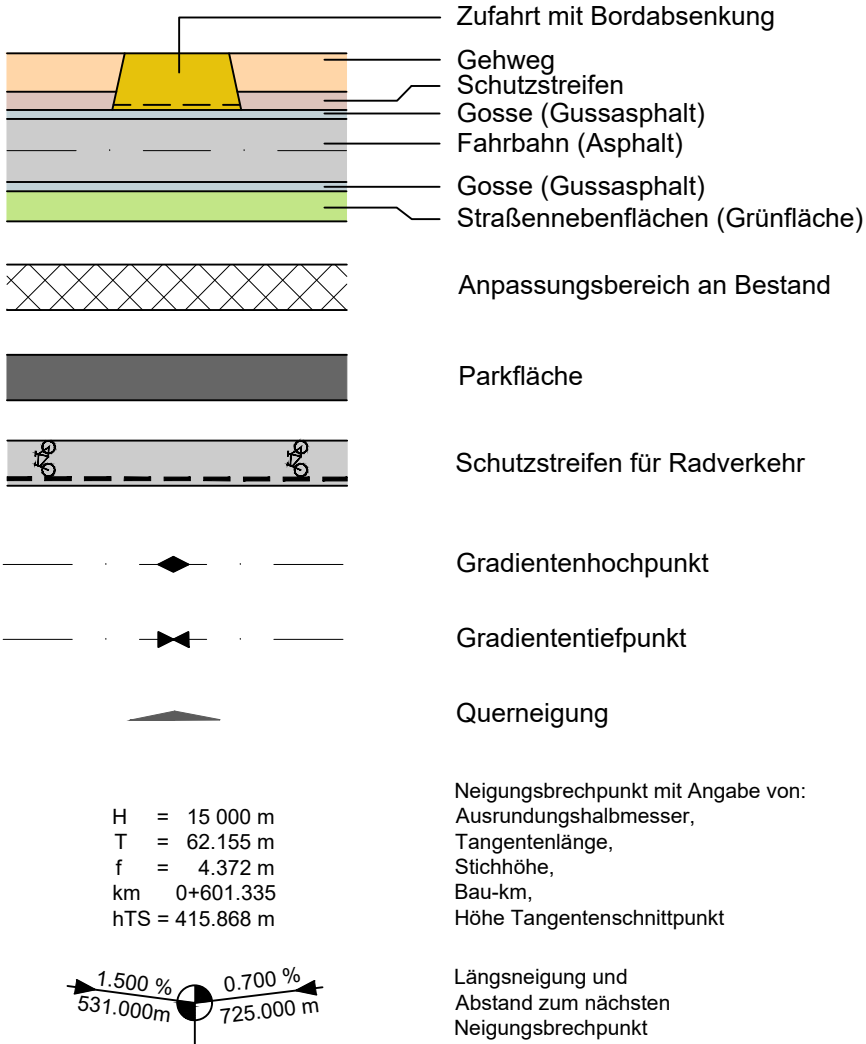

Sonstiges:

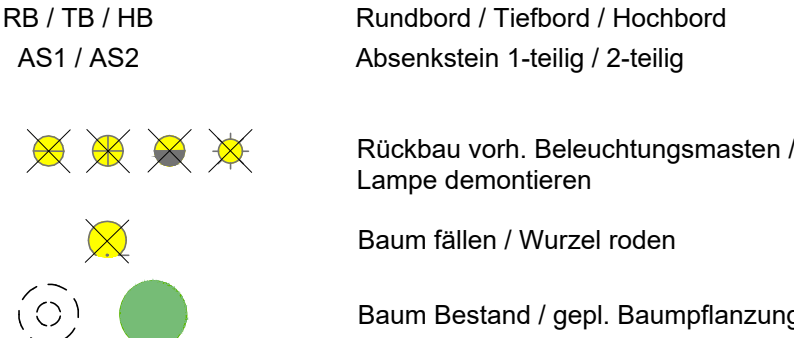

Verwaltung

 

Gebiete und Flächen

 
vorhanden



Entwässerung

vorhanden

geplant



Versorgungseinrichtungen


vorhanden

geplant



Trinkwasserleitung

Breitband Trasse

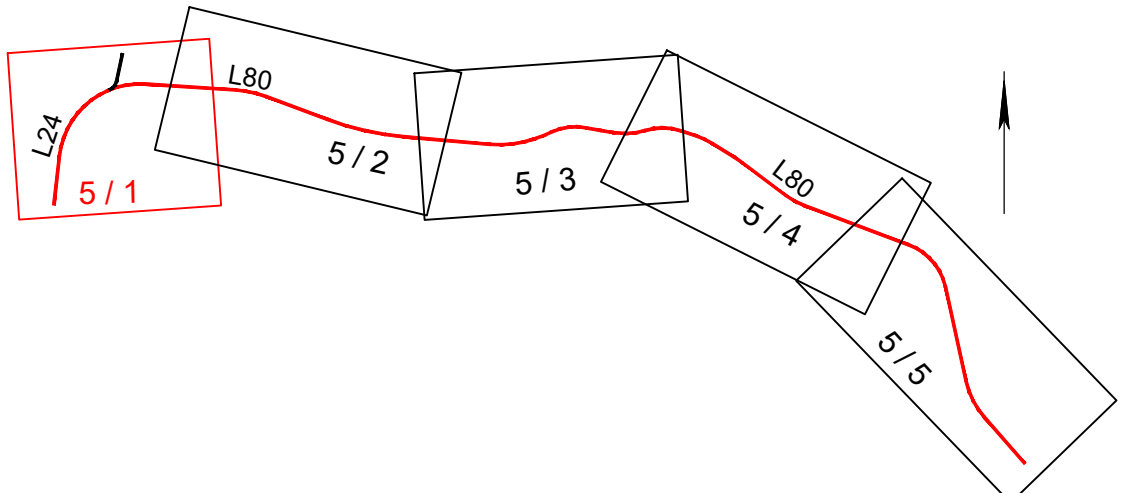

	MUTING GmbH Rothenseer Straße 24 39124 Magdeburg	Telefon: 0391 2561-100 Telefax: 0391 2561-122 Internet: www.muting.de E-mail: muting@muting.de	bearbeitet gezeichnet geprüft Projekt-Nr.: 20.004	Datum 05.01.2021 05.01.2021 05.01.2021 Höhen-/Lagestatus: HS 160 LS 150	Name A. Täger S. Höbelt D. Höbelt
--	--	---	---	---	--

	Landesstraßenbaubehörde Sachsen-Anhalt Regionalbereich Mitte Tessenowstraße 12 39114 Magdeburg	Datum Zeichen	nachgeprüft
--	---	------------------	-------------

Nr.	Art der Änderung	Datum	Zeichen
-----	------------------	-------	---------

Ausführungsplanung

Straßenbauverwaltung Landesstraßenbaubehörde Sachsen-Anhalt Regionalbereich Mitte L24 NK 4033015 km 0,450 - km 0,532 L80 NK 4033025 km 5,854 - km 5,140 Projis-Nr.: 6541	Unterlage / Blatt-Nr.: 5/1 Lageplan L24 Maßstab: 1 : 250
Aufgestellt: Magdeburg, den 19.02.2021 Landesstraßenbaubehörde Sachsen-Anhalt, Regionalbereich Mitte Im Auftrag gez. Boehle	Zur Ausführung freigegeben: Magdeburg, den 22.02.2021 Landesstraßenbaubehörde Sachsen-Anhalt, Regionalbereich Mitte Im Auftrag gez. Schäfer